

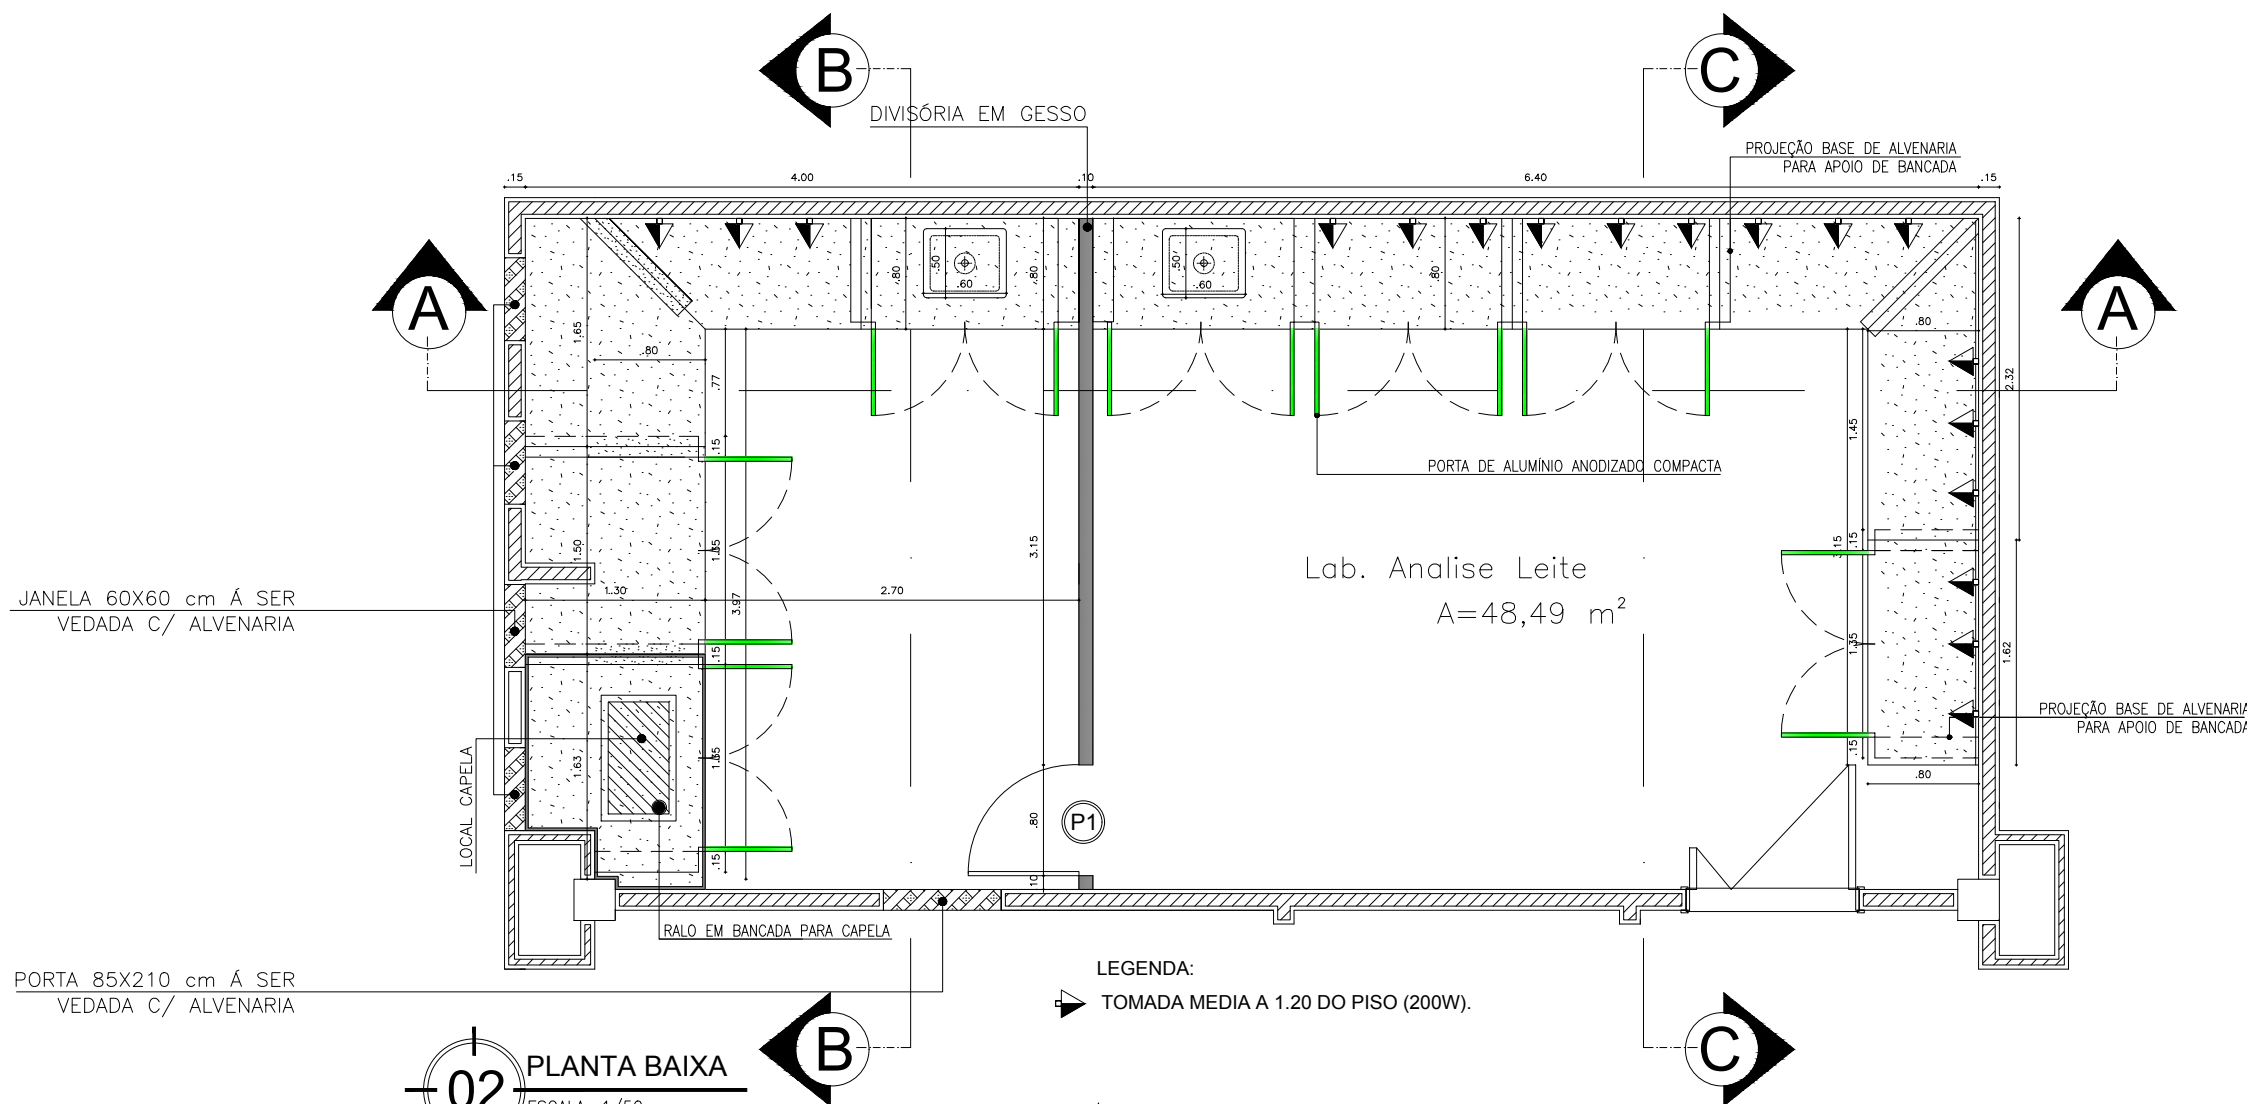


PLANTA CHAVE

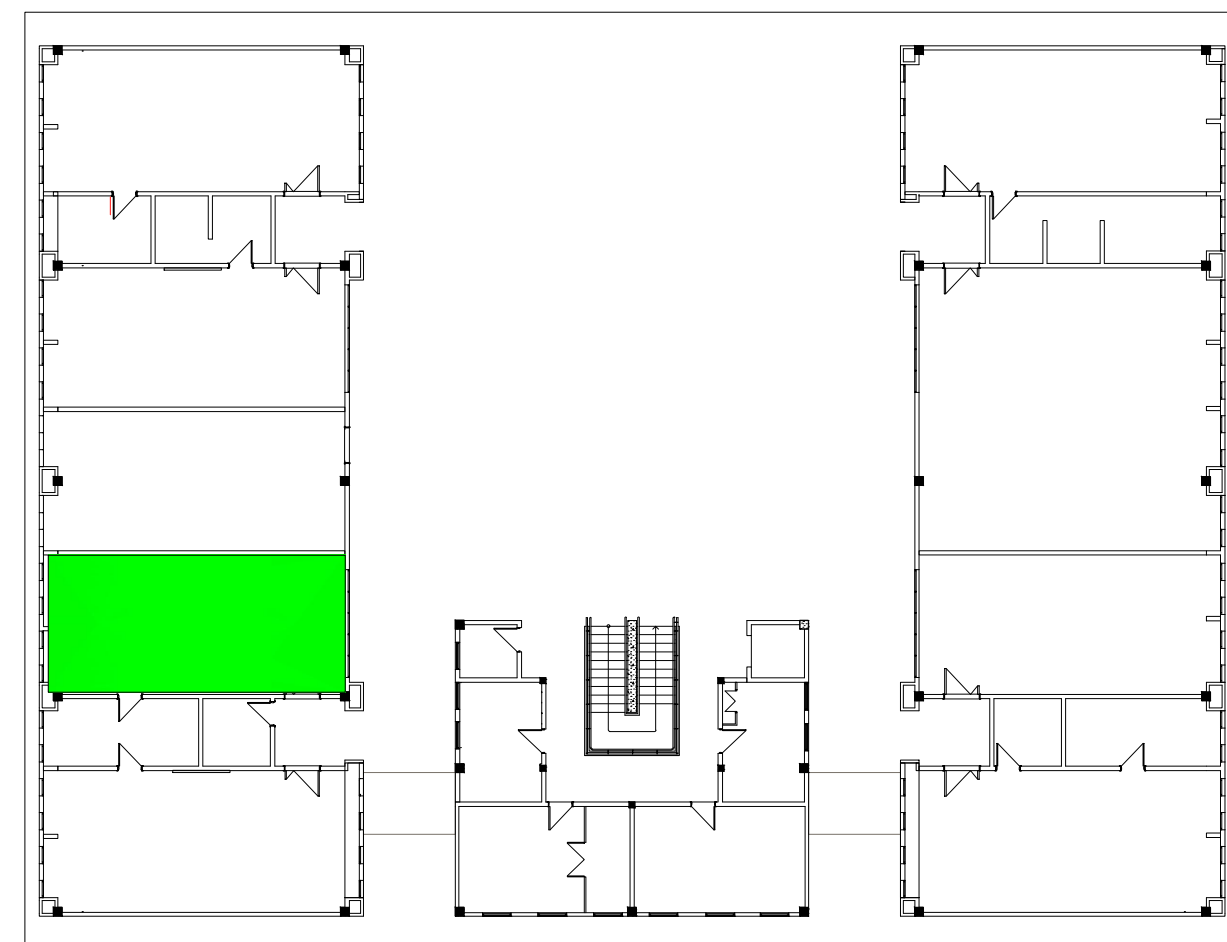


02 PLANTA BAIXA
ESCALA: 1/50



LEGENDA:
TOMADA MEDIA A 1.20 DO PISO (200W).

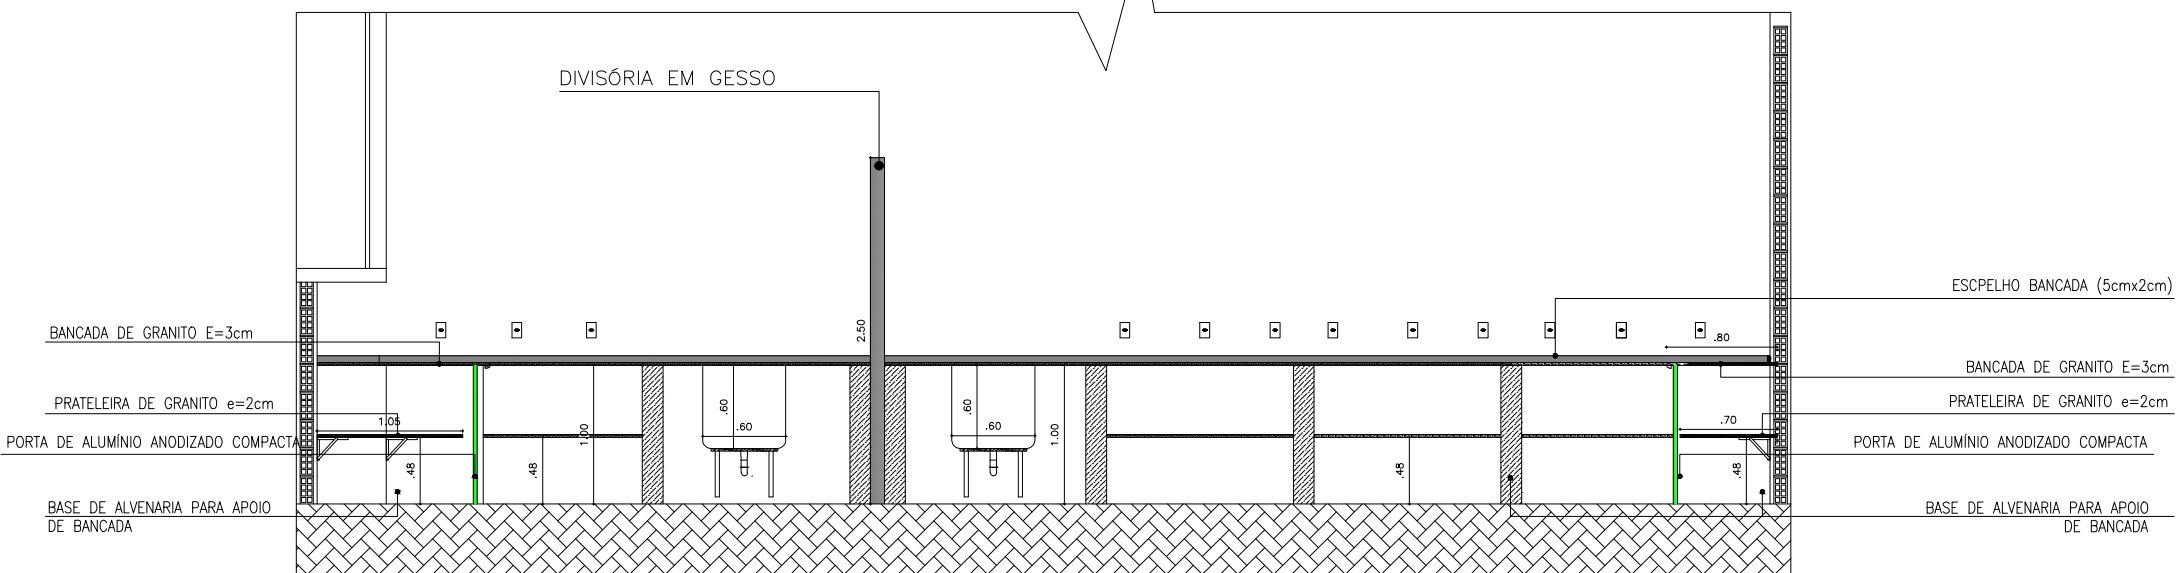

03 CORTE A/A
ESCALA: 1/50

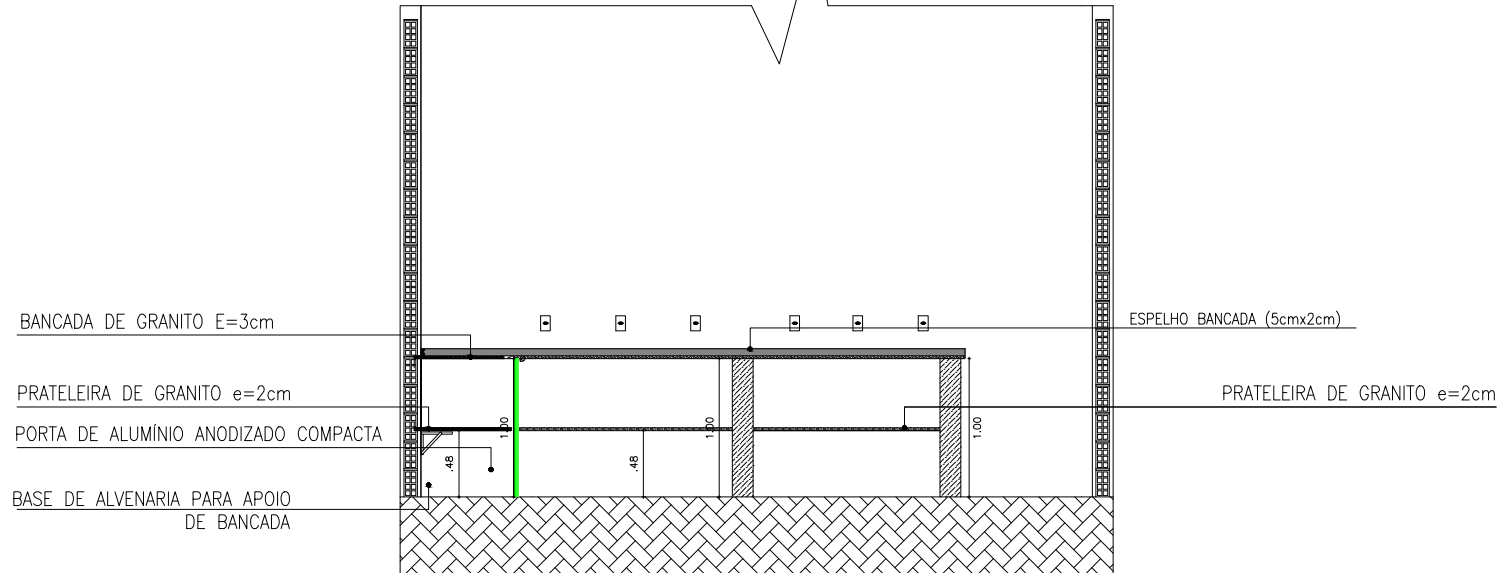

05 CORTE C/C
ESCALA: 1/50

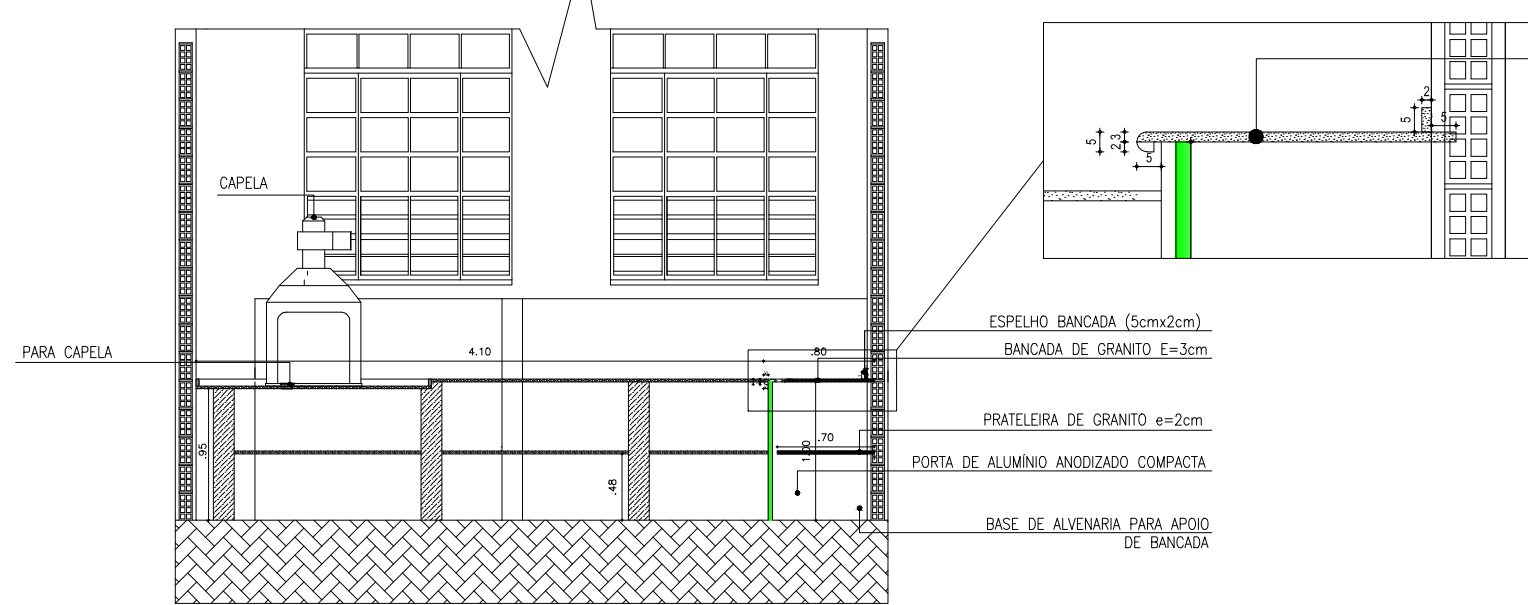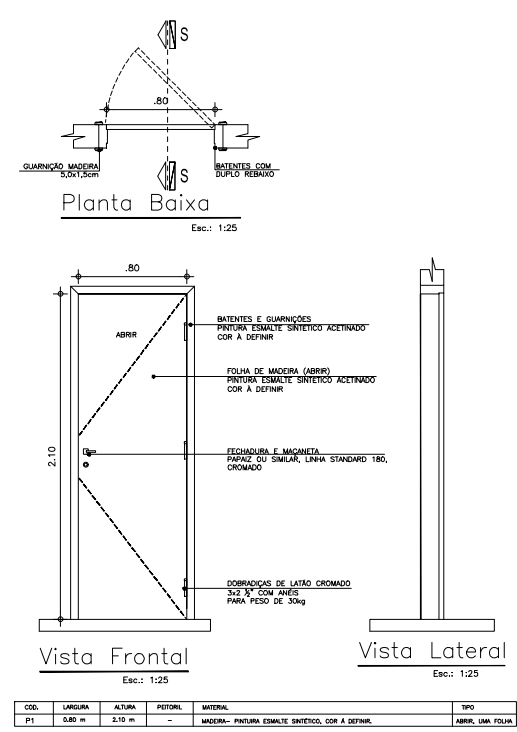

04 CORTE B/B
ESCALA: 1/50

PROJETO ARQUITETÔNICO

ASSUNTO/CONTEÚDO: PLANTA BAIXA E CORTES (LABORATÓRIO DE ANALISE DE LEITE)			ESCALA: INDICADA		TAM. DE PAPEL: A2
TIPO DE EDIFICAÇÃO: LABORATÓRIO ESCOLAR			DATA: 29/04/2019		
PROPRIETÁRIO: Instituto Federal de Educação, Ciência e Tecnologia do Ceará - CAMPUS CRATEÚS			REVISÃO: 29/04/2019		
ENDEREÇO: Av. Dr. Geraldo Barbosa Marques, 567 - Venâncios, Crateús - CE, 63708-260			Nº DA PRANCHA: 02 / 06		
RESPONSÁVEL TÉCNICO: ALEX SOUSA			RNP: 261081506-9		
DESENHO: REYDSON SALDANHA TEC. EM EDIFICAÇÕES -RNP. 06114136113					